
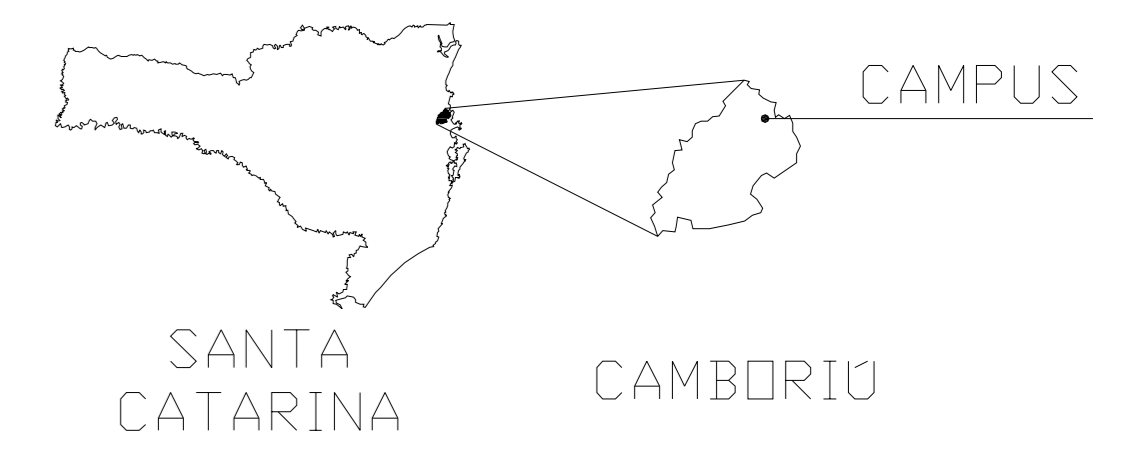



Água Fria - Pavimento Térreo
Escala 1:50

SIMBOLOGIA UTILIZADA	
CH	CHUVEIRO
LV	LAVABO
VS	VASO SANITÁRIO
AF	ÁGUA FRIA
RG	REGISTRO
TJ	TORNEIRA JARDIM
RP	REGISTRO DE PRESSÃO
CV	CANO DE VENTILAÇÃO
AP	ÁGUA PLUVIAL
AR	DRENO AR CONDICIONADO
CE	CAIXA DE INSPEÇÃO ESGOTO SIMPLES
CA	CAIXA DE AREIA
AL	ALIMENTAÇÃO

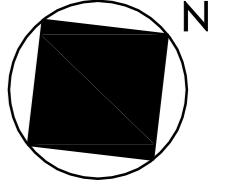

NOTAS IMPORTANTES

- Banheiros, Cozinhas e Áreas de Serviço terão revestimento cerâmico até o teto;
 - Alterações e/ou execução da obra em desacordo com o projeto, sem anuência do autor/responsável, são de responsabilidade do proprietário;
 - Os vãos das esquadrias, especificadas em planta baixa, referem-se a sua dimensão final;
 - Em caso de diferença entre cota e escada, prevalecerá a cota;
 - Paredes não cotadas representam espessura final de 15cm;
 - Este projeto é protegido pela Lei nº 9.610/1998, que disciplina os direitos autorais no país;
 - Conforme Lei nº 4.891/1964, informamos que o layout contido neste projeto tem caráter exclusivamente ilustrativo.
- Declaro que as informações e os cálculos das áreas contidas nesse projeto são verdadeiras e de total responsabilidade do autor/responsável do projeto.
- Declaro que a aprovação do projeto não implica no reconhecimento por parte da prefeitura do direito de propriedade do terreno.

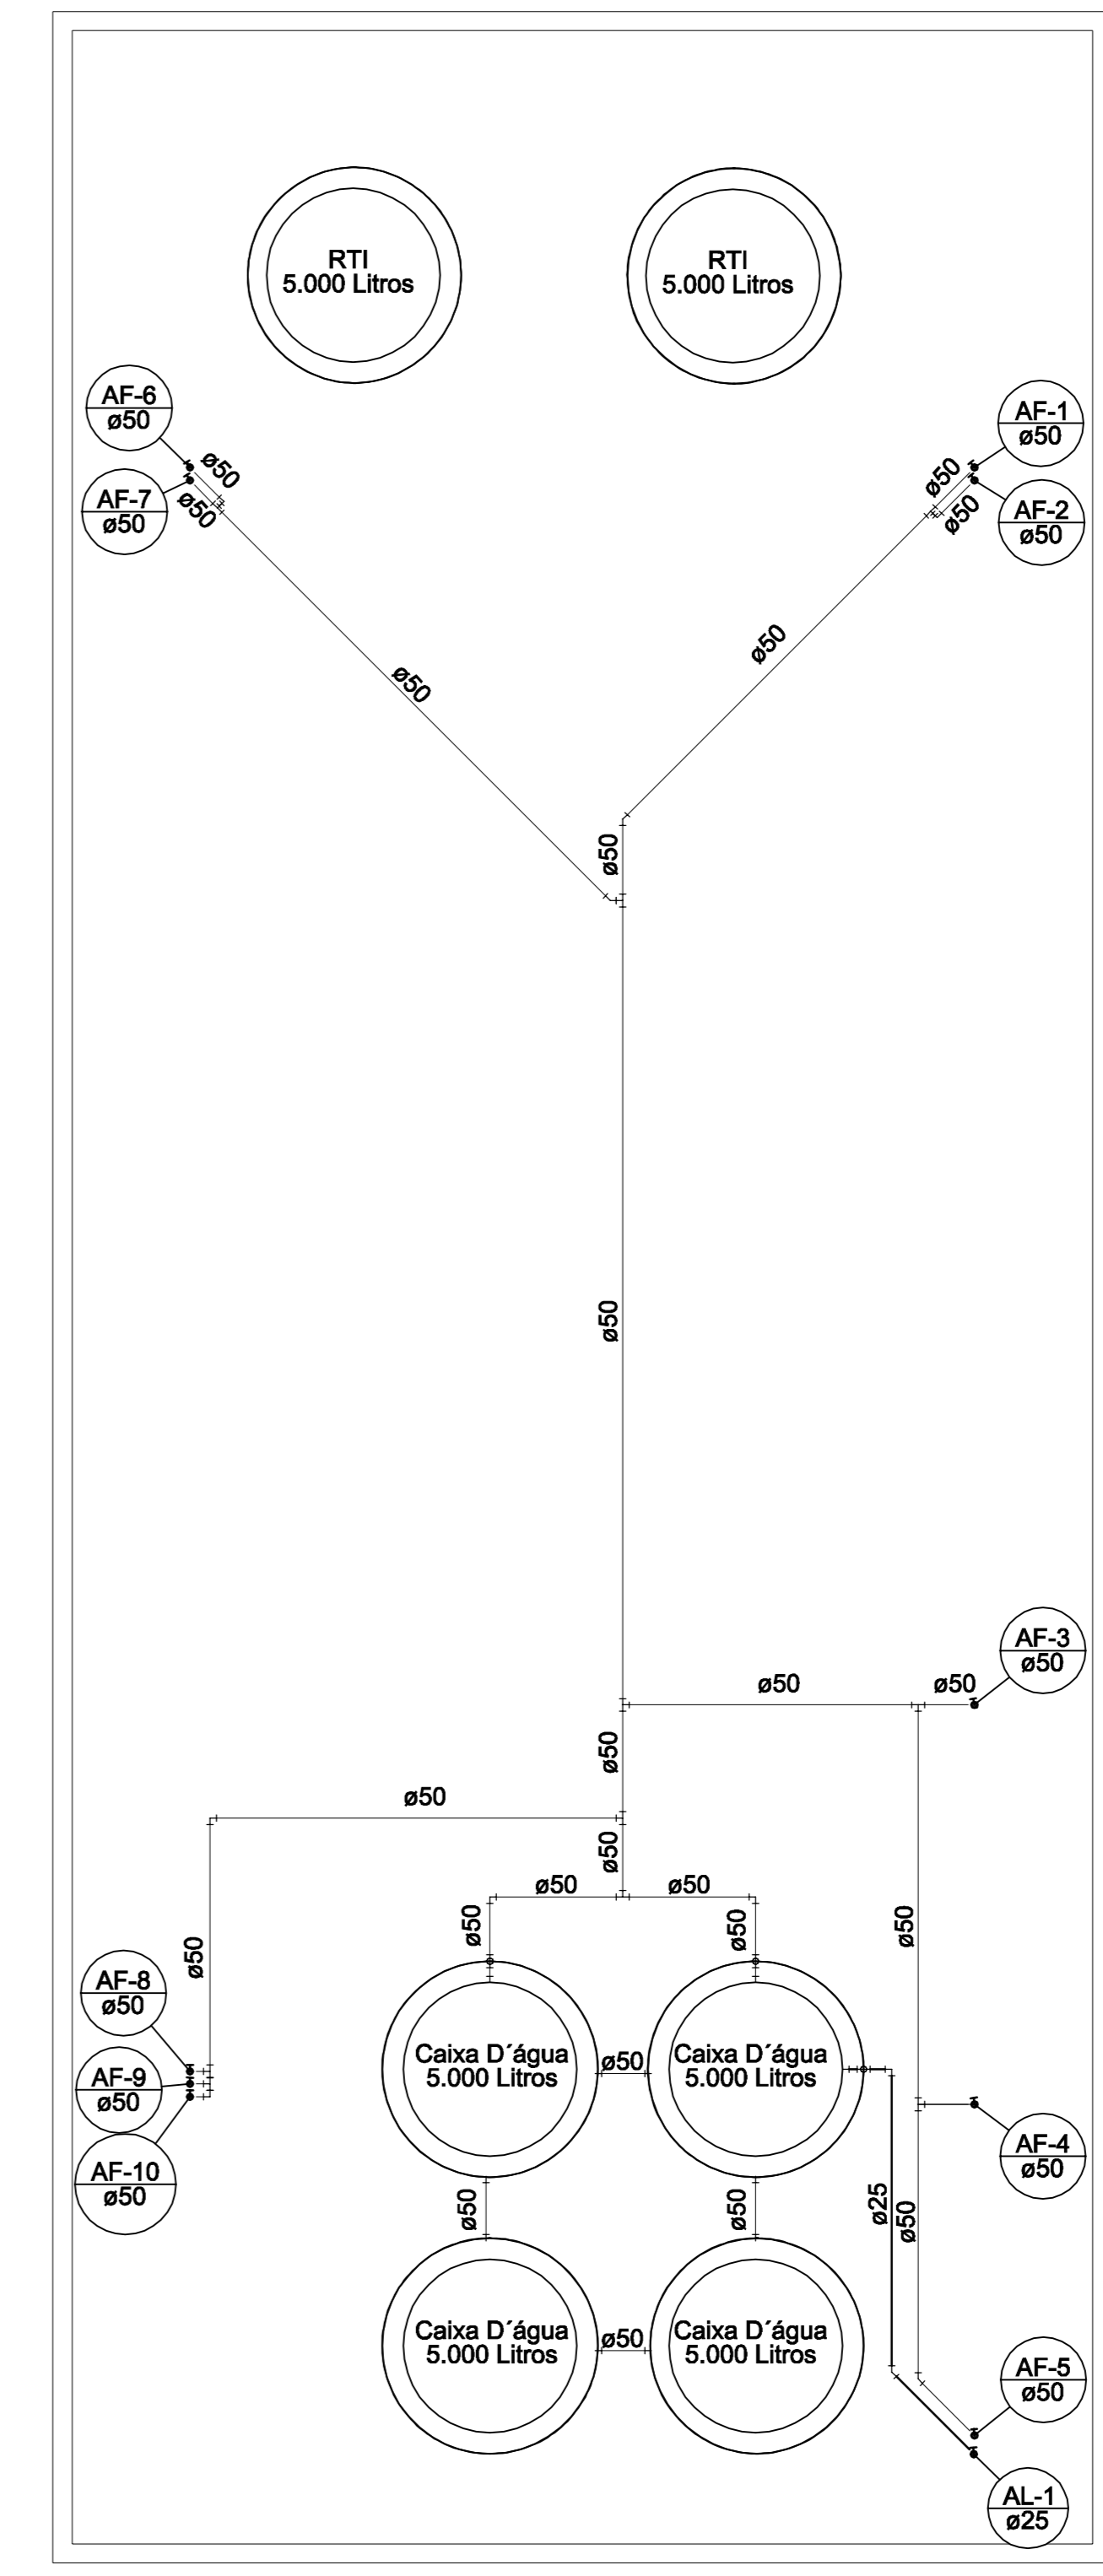

Água Fria - Pavimento Térreo
Escala 1:75

<p>INSTITUTO FEDERAL DE EDUCAÇÃO, CIÊNCIA E TECNOLOGIA - CAMPUS CAMBORIÚ</p>			
<p>CONTRATADA: DINIZ ENGENHARIA</p> <p>TELEFONE: 47 3360-0714</p> <p>ENDEREÇO: RUA 3158, Nº: 98 SALA 01 - CENTRO BALNEÁRIO CAMBORIÚ - SC</p> <p>AUTORIA DO PROJETO: PREVISTIVO ENR. JUAN ENRIS DE SOUZA CREB-SC 055918-4</p>	<p>CONTRATANTE: INSTITUTO FEDERAL DE EDUCAÇÃO CIÊNCIA E TECNOLOGIA CATARINENSE</p> <p>UNIDADE: CAMPUS CAMBORIÚ</p> <p>ENDEREÇO: RUA JOAQUIM GARCIA, S/Nº - CENTRO CAMBORIÚ - SC</p> <p>TÍTULO DO PROJETO: CONSTRUÇÃO DO ALOJAMENTO PARA ALUNOS SEMI INTERNOS NO IFCC CAMBORIÚ</p> <p>ÁREA DO PROJETO: 860,00 m²</p> <p>REVISÃO Nº: 00</p> <p>ESCALA: INDICADA</p>		
<p>OBJETIVO DO PROJETO: CONSTRUÇÃO</p> <p>AUTORIA DO DESENHO: Autor</p> <p>CIDADE - UF: CAMBORIÚ - SC</p> <p>DATA: 10/09/2014</p>		<p>TIPO DE PROJETO: HIDROSANITÁRIO</p> <p>ÁREA DO PROJETO: 860,00 m²</p> <p>REVISÃO Nº: 00</p> <p>ESCALA: INDICADA</p>	<p>FOLHA: 01</p> <p>REFERÊNCIA: 01/07</p>