
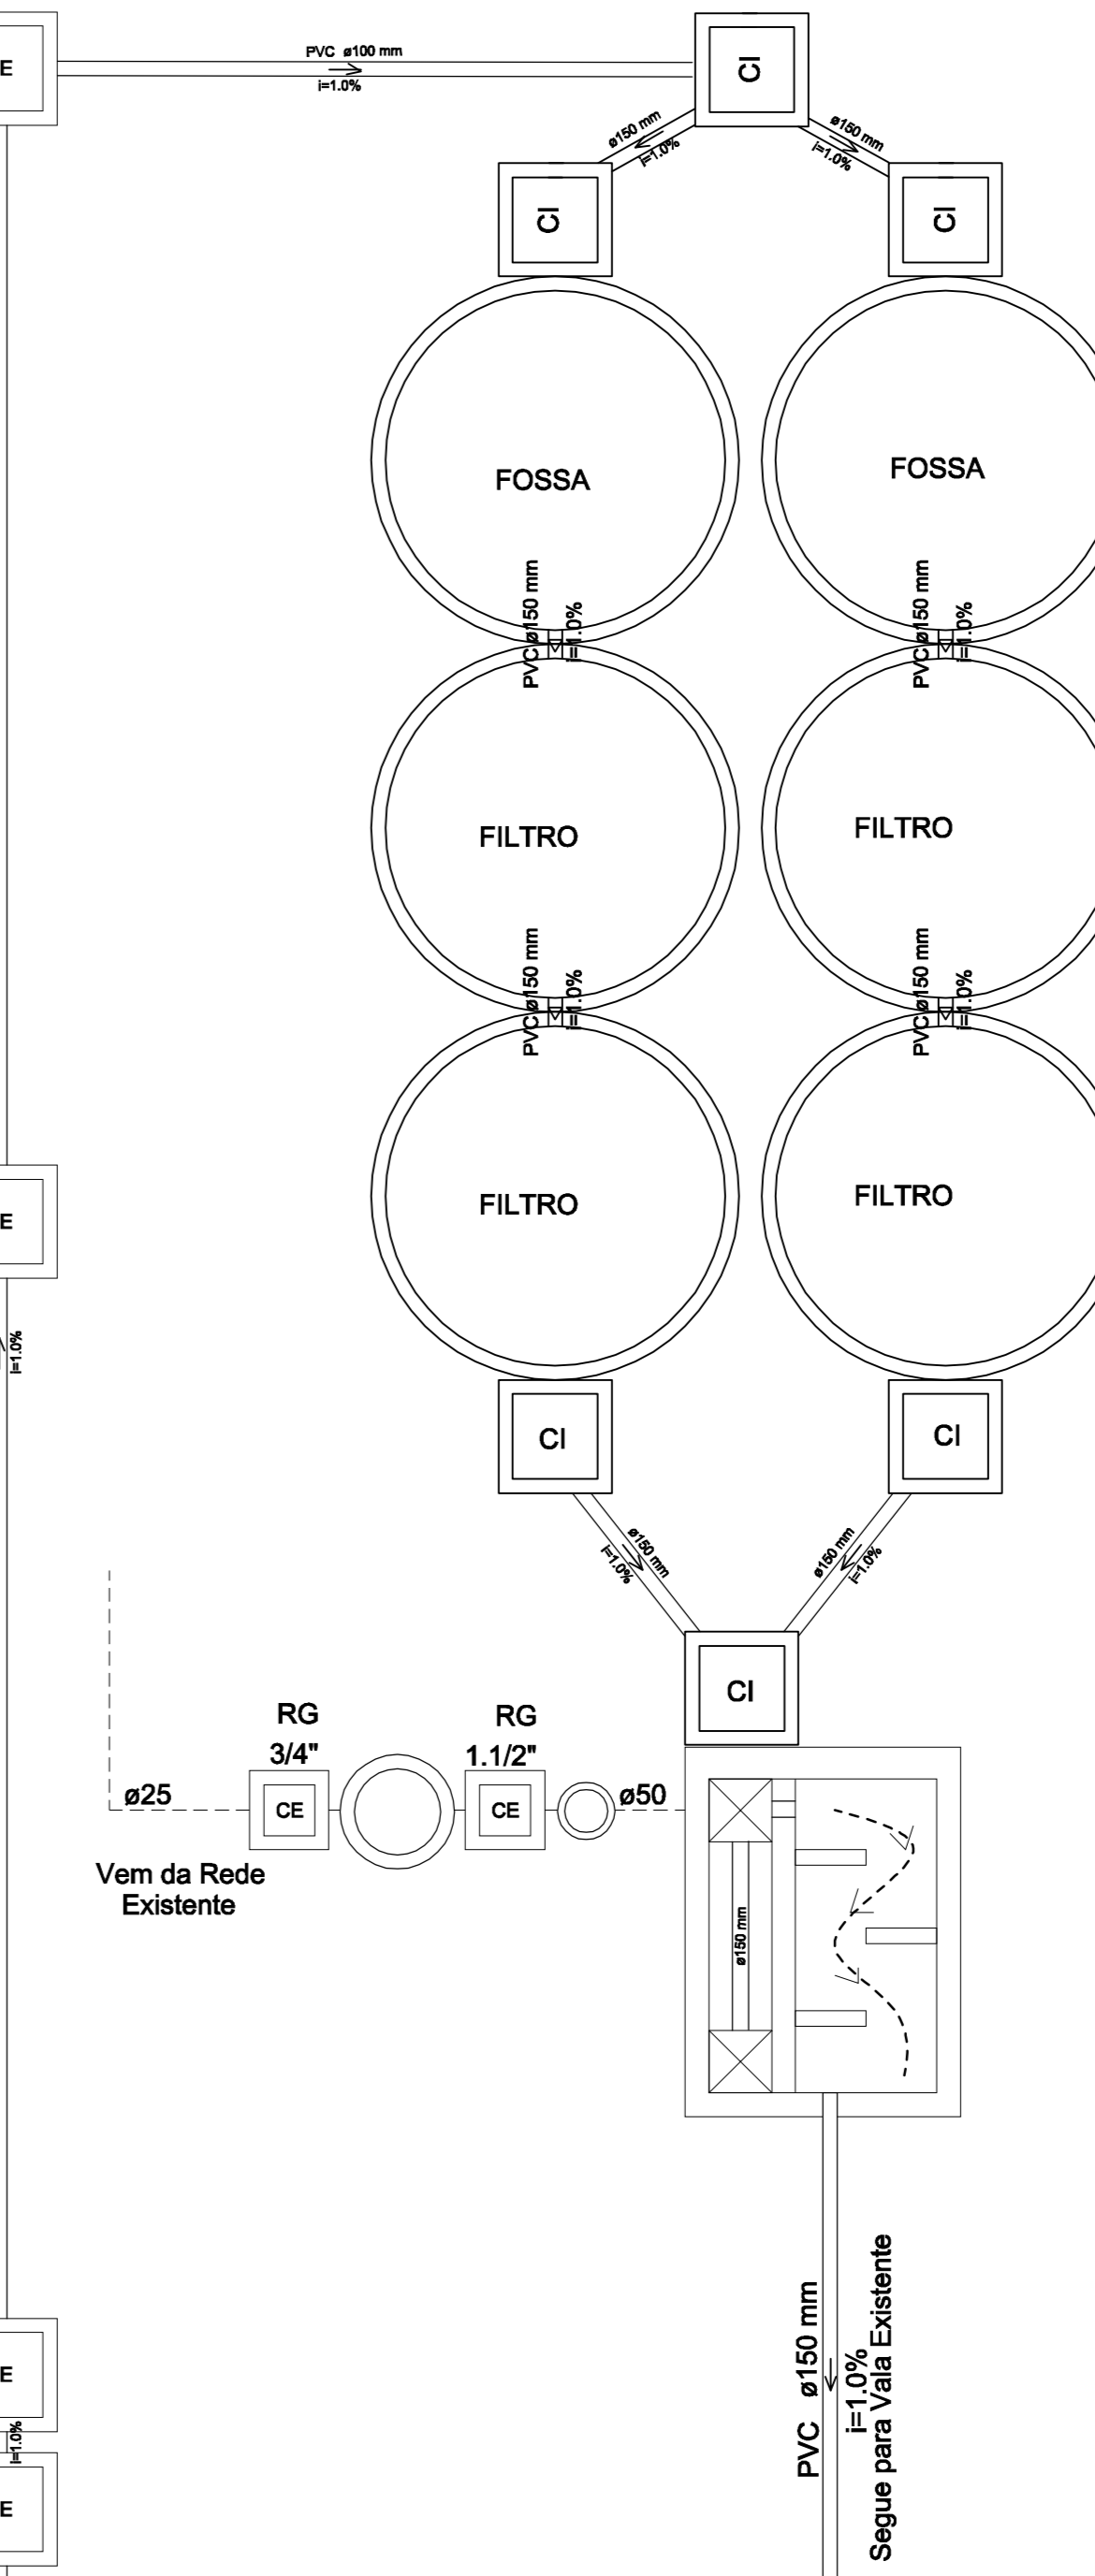
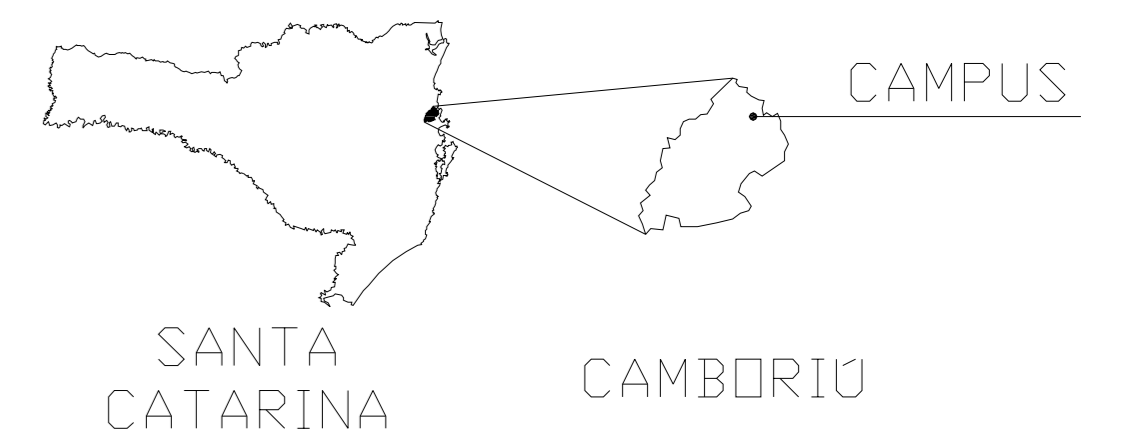


**Esgoto - Pavimento Térreo**


Escala 1:50

SIMBOLOGIA UTILIZADA	
CH	CHUVEIRO
LV	LAVABO
VS	VASO SANITÁRIO
RG	ÁGUA FRIA
AF	REGISTRO
TJ	TORNEIRA JARDIM
RP	REGISTRO DE PRESSÃO
CV	CANO DE VENTILAÇÃO
AP	ÁGUA PLUVIAL
AR	DRENO AR CONDICIONADO
CE	CAIXA DE INSPEÇÃO ESGOTO SIMPLES
CA	CAIXA DE AREIA
AL	ALIMENTAÇÃO

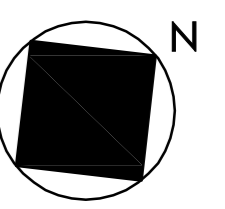

**NOTAS IMPORTANTES**

1. Banheiros, Cozinhas e Áreas de Serviço terão revestimento cerâmico até o teto;
  2. Alterações e/ou execução da obra em desacordo com o projeto, sem anuência do autor/responsável, são de responsabilidade do proprietário;
  3. Os vãos das esquadrias, especificadas em planta baixa, referem-se a sua dimensão final;
  4. Em caso de diferença entre cota e escala, prevalecerá a cota;
  5. Paredes não cotadas representam espessura final de 15cm.
  6. Este projeto é protegido pela Lei nº 9.610/1998, que disciplina os direitos autorais no país;
  7. Conforme Lei nº 4.591/1964, informamos que o layout contido neste projeto tem caráter exclusivamente ilustrativo.
- Declaro que as informações e os cálculos das áreas contidas nesse projeto são verdadeiras e de total responsabilidade do autor/responsável do projeto.
- Declaro que a aprovação do projeto não implica no reconhecimento por parte da prefeitura do direito de propriedade do terreno.

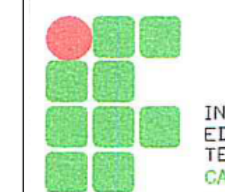		INSTITUTO FEDERAL DE EDUCAÇÃO, CIÊNCIA E TECNOLOGIA CATARINENSE CAMPUS CAMBORIÚ RUA JOAQUIM GARCIA, S/Nº - CENTRO CAMBORIÚ - SC	
CONTRATADA: <b>DINIZ ENGENHARIA</b> TELEFONE: 47 3390 - 0714 ENDEREÇO: RUA 3158, Nº: 65 SALA 01 - CENTRO BALNEÁRIO CAMBORIÚ - SC		CONTRATANTE: INSTITUTO FEDERAL DE EDUCAÇÃO, CIÊNCIA E TECNOLOGIA CATARINENSE CAMPUS CAMBORIÚ ENDEREÇO: RUA JOAQUIM GARCIA, S/Nº - CENTRO CAMBORIÚ - SC	
AUTORA DO PROJETO: ENG. JUAN DINIZ DE SOUZA CREA:SC 055958		CONTRATANTE: DR. ROGERIO LUIS NEUBER DIRETOR GERAL DO CAMPUS	
NOME DO PROJETO: <b>CONSTRUÇÃO DO ALOJAMENTO PARA ALUNOS SEMI INTERNOS NO IFC CAMBORIÚ</b>			
TÍTULO DO DESENHO: <b>ESGOTO PAVIMENTO TÉRREO</b>			
OBJETIVO DO PROJETO: CONSTRUÇÃO	TIPO DE PROJETO: HIDROSANITÁRIO	FOLHA: <b>04</b>	
AUTORIA DO DESENHO: Autor	ÁREA DO PROJETO: 860,00 m²	REFERÊNCIA: 04/07	
CIDADE - UF: CAMBORIÚ - SC	REVISÃO Nº: 00	DATA: 10/09/2014	
ESCALA: INDICADA		REFERÊNCIA: 04/07	