


SANITÁRIOS
Detalhe H5

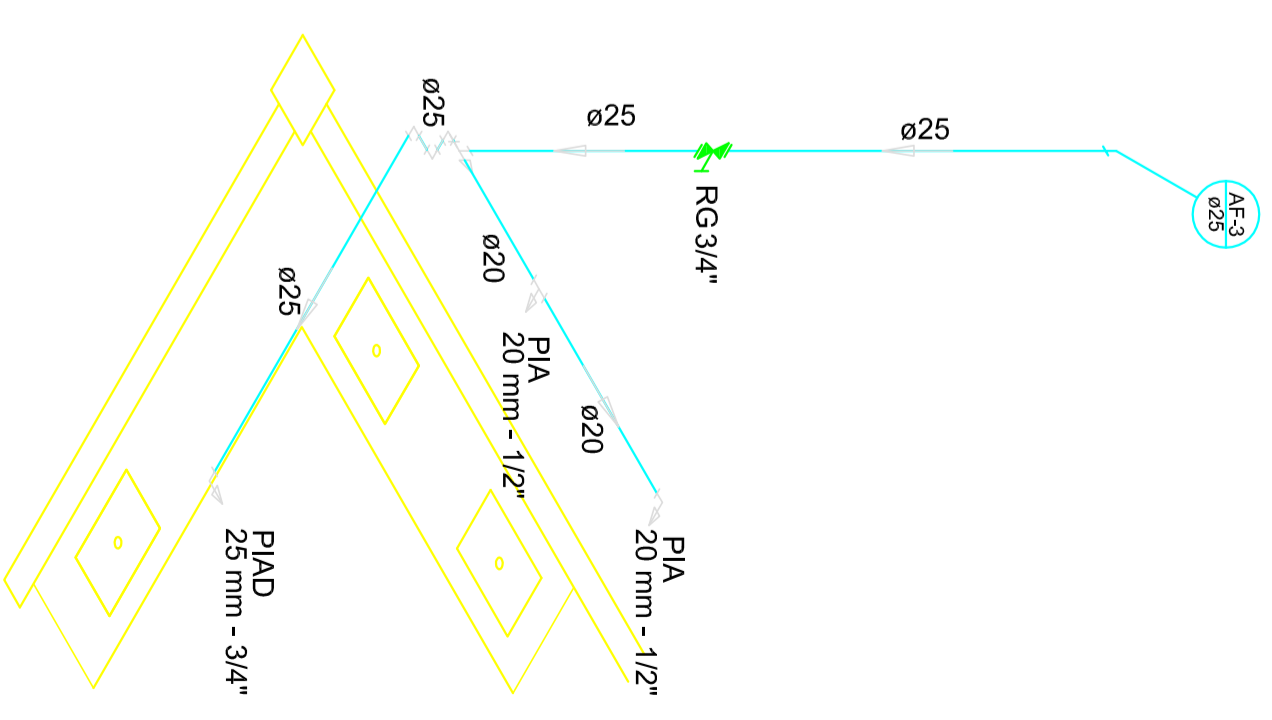

ÁREA DE LIMPEZA DE LOUÇAS
Detalhe H3

INSTITUTO FEDERAL DE EDUCAÇÃO CIÊNCIA E TECNOLOGIA CATARINENSE UNIDADE: CAMPUS CAMBORIÚ ENDEREÇO: RUA JOAQUIM GARCIA S/N CAIXA POSTAL Nº 2016 CAMBORIÚ - SC		AUTORIA DO PROJETO: ENG. CIVIL: ROMMEL SOUZA DA SILVA VISTO-SC 128900-5 CREA 2106506015	
ISOMETRICO DO DET. (H3 e H5)			
RESERVATÓRIO EM PLANTA BAIXA		TÍTULO DO DESENHO:	
OBJETIVO DO PROJETO: OBRA REMANESCENTE	TIPO DE PROJETO: HIDROSSANITÁRIO	FOLHA:	
AUTORIA DO DESENHO: ROMMEL	ÁREA DO PROJETO: 1.260,89m ²	REFERÊNCIA: HID 06/11	
CIDADE - UF: BLUMENAU - SC	REVISÃO Nº: 00	DATA:	
DATA: 04/2017	ESCALA: 1:25	DATA:	